


PLANTA BAIXA PAV. TÉRREO

ÁREA: 513,75 m²
ESCALA 1:200

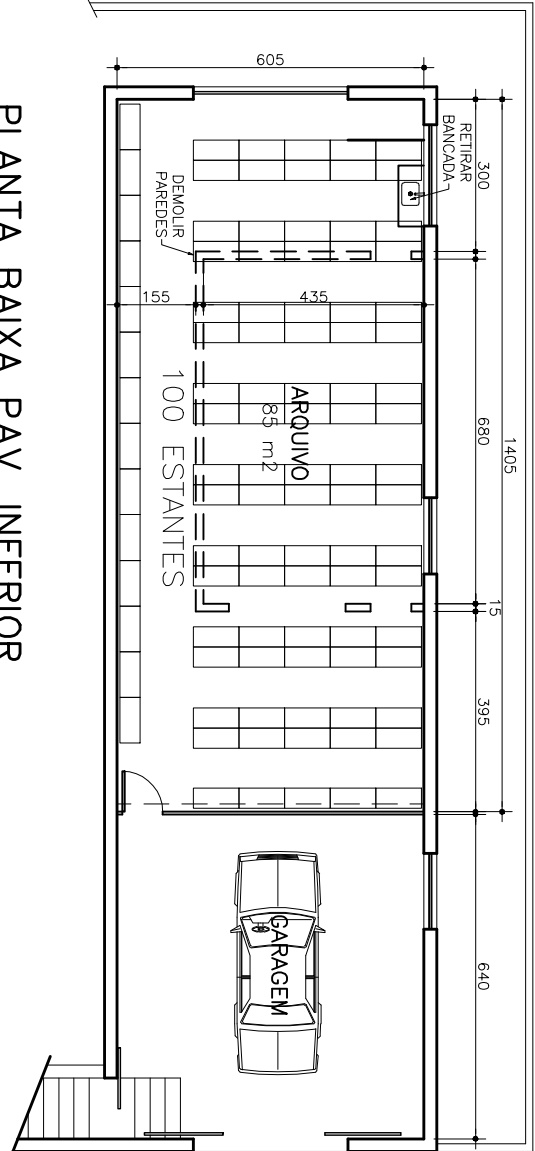

PLANTA BAIXA PAV. INFERIOR

ÁREA: 137,55 m²
ESCALA 1:200

- [AC] - APARELHO DE AR CONDICIONADO 12, 18 ou 21.000 BTU (220V)
- [SPLIT] - APARELHO DE AR-CONDICIONADO SPLIT
- [ALVENARIA] - ALVENARIA A CONSTRUIR
- [CONFERRIR] - CONFERRIR MEDIDAS NO LOCAL
- [P3] - 80 x 210
- [P1] - 60 x 210

PLANTA SITUAÇÃO

ESCALA 1:500

TRT - 3ª REGIAO

DIRETORIA DA SECRETARIA DE ENGENHARIA

DIRETOR	HUDSON LUIZ GUIMARAES	UNIDADE JT	FÓRUM DA JUSTIÇA DO TRABALHO DE LAVRAS	DETALHE	NUMERO	1686	FOLHA	1/2
DESENHO	SIMONE	ENDEREÇO	RUA RUI BARBOSA,448	ESTUDO PARA ADAPTAÇÃO IMÓVEL	DATA	JAN/10		