



01 PLANTA BAIXA COBERTURA ED. GARAGEM Q-20- PAGINAÇÃO MÓDULOS FOTOVOLTAICOS E POSICIONAMENTO CAPTORES SPDA  
ESCALA 1/500

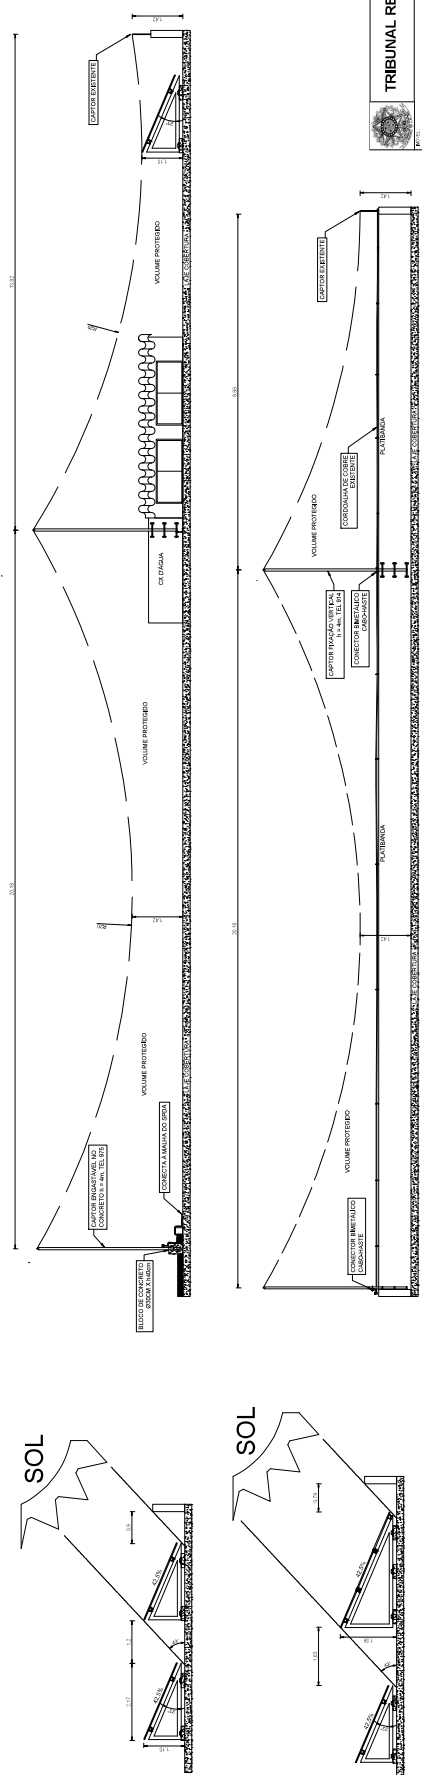

## 02 DETALHES MONTAGEM DOS MÓDULOS FOTOVOLTAICOS NO SUPORTE

03 REPRESENTAÇÃO DO VOLUME PROTEGIDA NA READEQUAÇÃO DO SPDA  
EBCALA 175

	<b>TRIBUNAL REGIONAL DO TRABALHO DA 3ª REGIÃO   TRT3-PA</b>	
	<p><b>Correspondente:</b> Sr. Ed. Corrêas</p> <p><b>Endereço:</b> Rua Caramuru, 20 - Centro   CEP: 66.111-900</p> <p><b>Telefone:</b> (91) 3241-1234</p> <p><b>E-mail:</b> contato@trt3pa.org.br</p>	<p><b>CEP:</b> 66.111-900</p> <p><b>UF:</b> PA</p> <p><b>Cidade:</b> Belém</p>
<p><b>Assunto:</b> Processo nº 001/2024 - Ação de Rescisão de Contrato de Trabalho</p> <p><b>Partes:</b> João da Silva (Reclamante) vs. Empresa X Ltda. (Reclamada)</p> <p><b>Assessor:</b> Sr. Roberto Silva</p>		<p><b>Processo nº:</b> 001/2024</p> <p><b>Assessor:</b> Sr. Roberto Silva</p> <p><b>Assessoria:</b> Jurídica</p>